


— linia napowietrzna TP SA
 — sieć wodociągowa więkska w zarządzie Sołectwa

Mapa sytuacyjno-wysokostkowa
 skala 1:1000
 woj. dolnośląskie
 powiat: kłodzki
 gmina: Lądek Zdrój
 obręb: Konradów
 kod mapy: 482.222.232
 Nr Dp: 6200/2007
 Nr KERG: 085.03.008/2007

Mapa niniejsza może służyć do opracowywania projektów technicznych uzgodnionych przez ZUUP
 Zakres opracowania oznaczono przerywaną linią

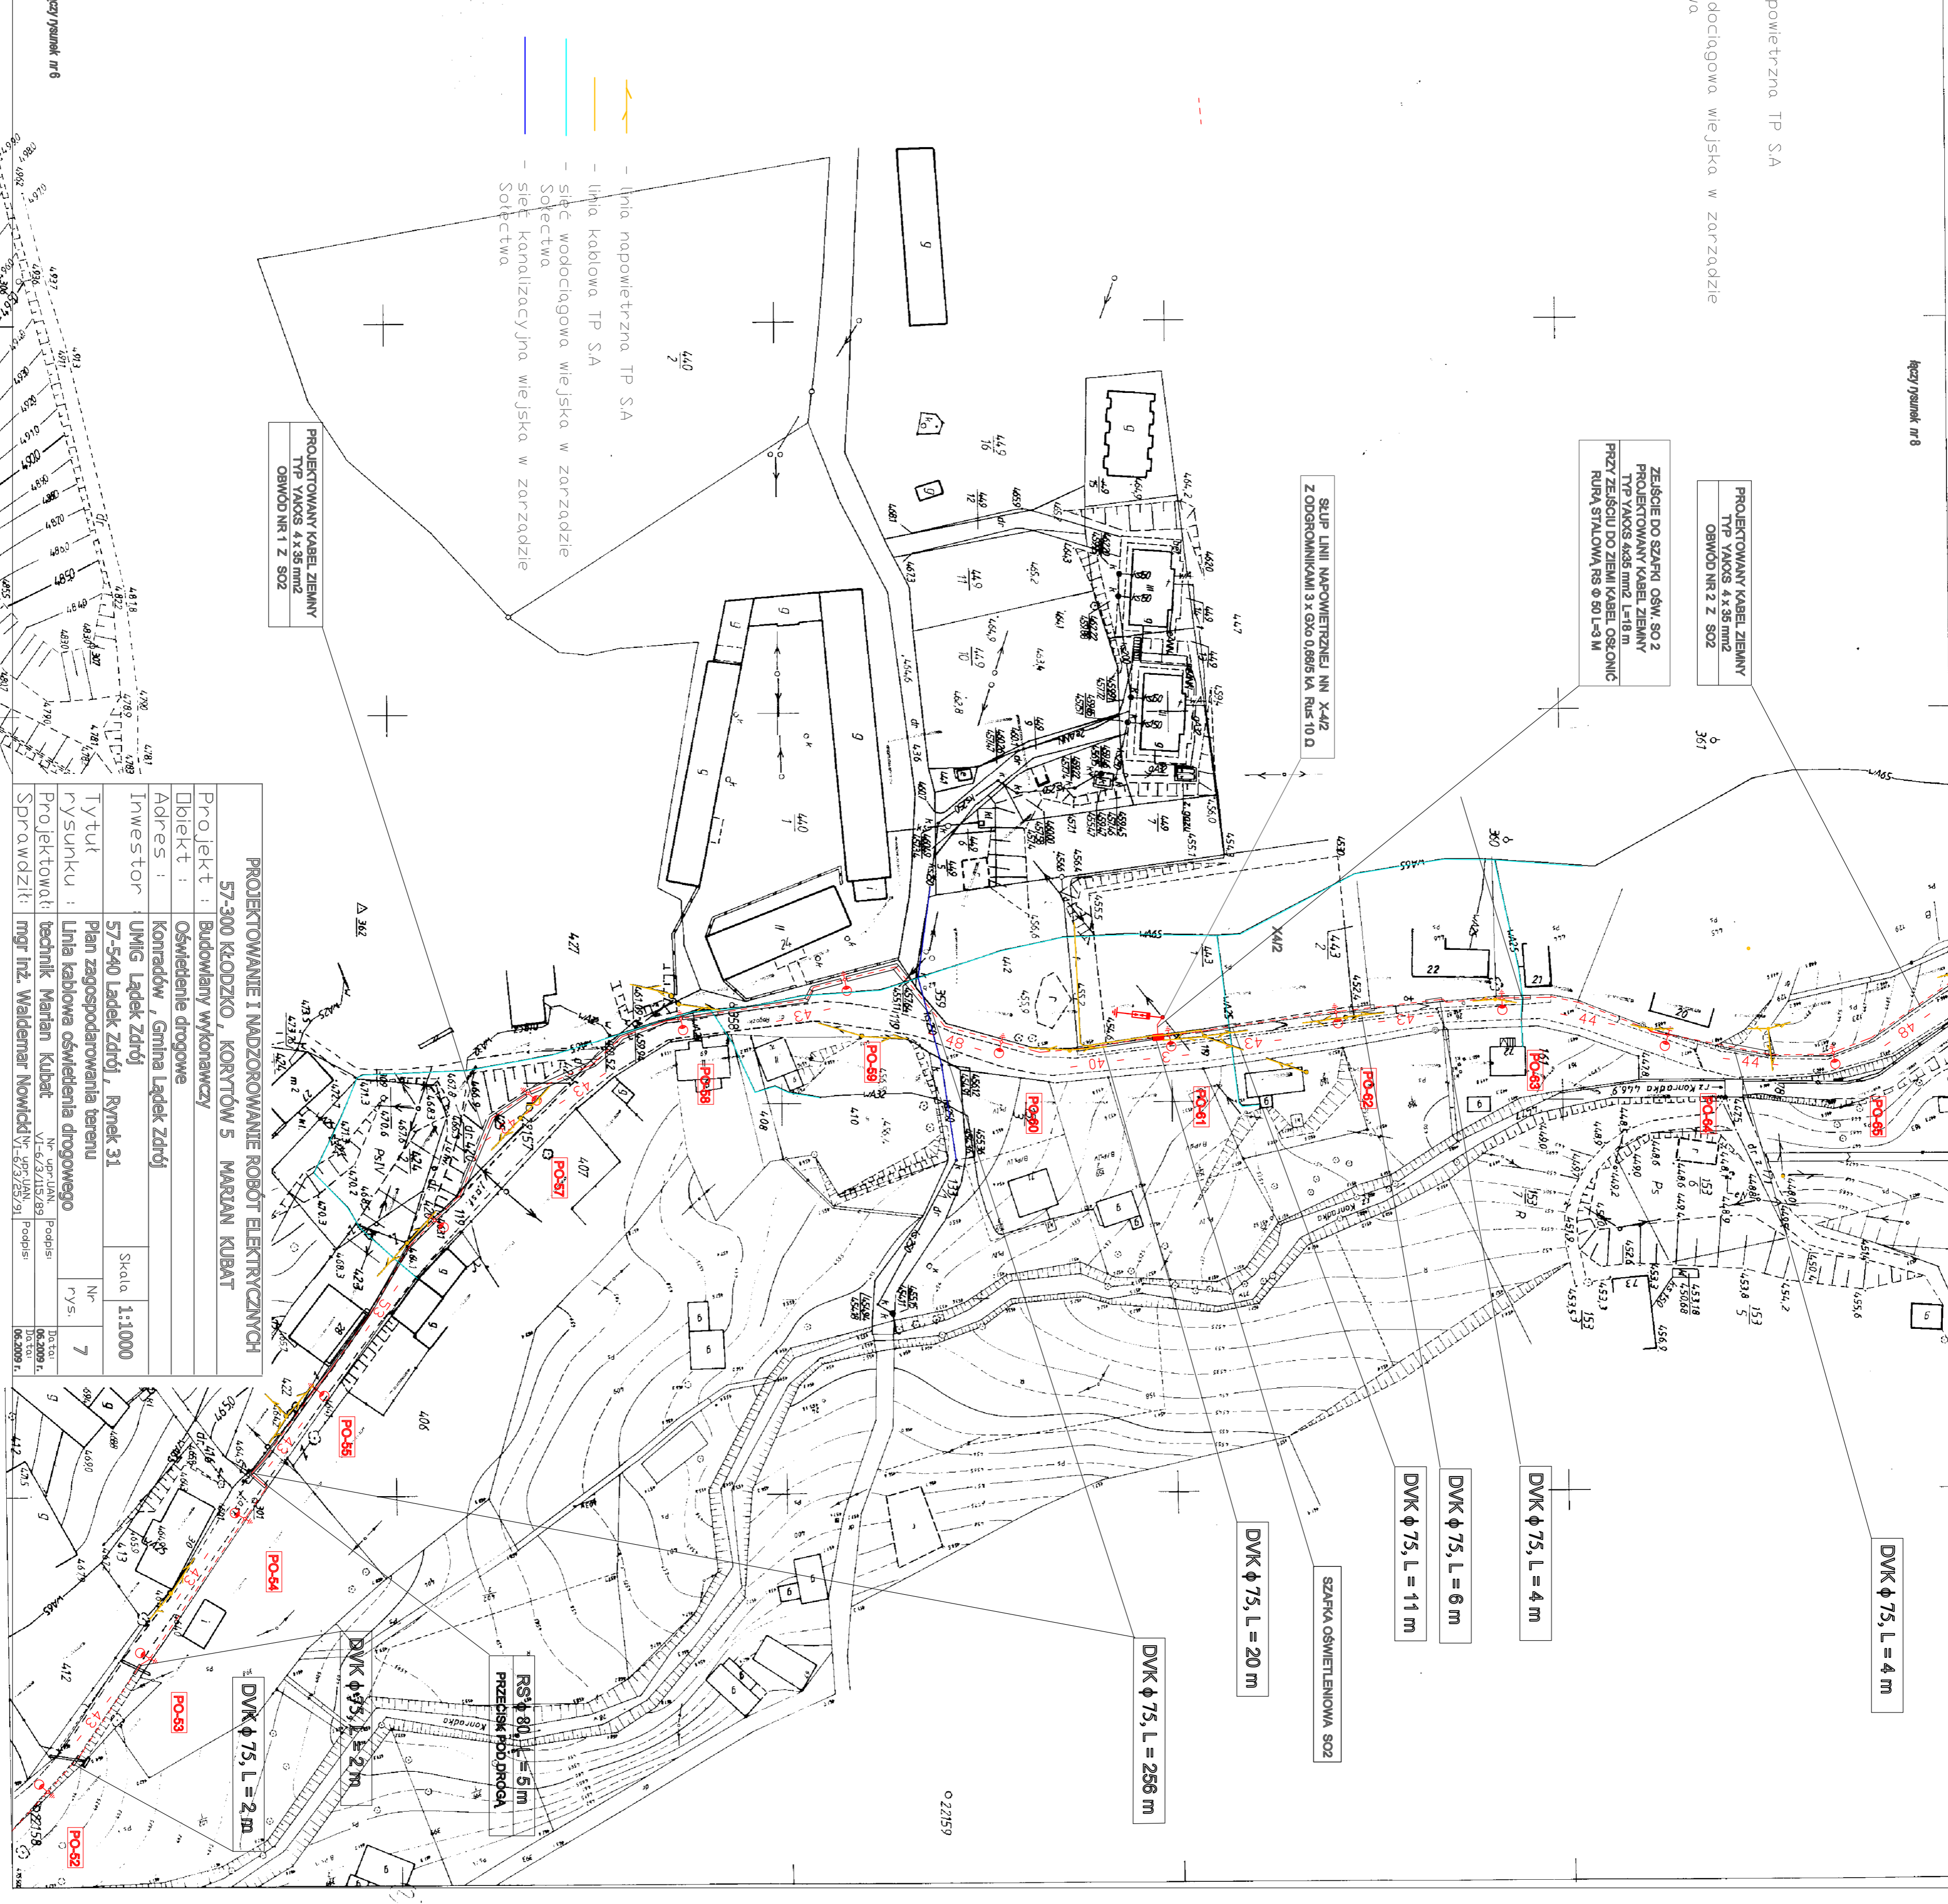

PROJEKTOWANY KABEL ZIEMNY
 TYP YAKOS 4x35 mm²
 OBWOD NR 1 Z SOZ

ZESTAW DO SZAPKI OSW.
 TYP YAKOS 4x35 mm²
 PRZY ZŁĄCZNIU DO ZIEMI KABEL OSW.
 RUPA STALOWA RS Ø 50 L=3 M

PROJEKTOWANY KABEL ZIEMNY
 TYP YAKOS 4x35 mm²
 OBWOD NR 2 Z SOZ

GRUPA LINII NAPOWIETRZNEJ NI X4L2
 Z ODPORNIKAMI 3x100 Ø80x55 NI TYP 10 D

PROJEKTOWANIE I NADZOROWANIE ROBÓT ELEKTRYCZNYCH
 57-300 KŁODZKO, KORZYŃÓW 5 MARIAN KUBAT

Projekt : Budowlany wykonawczy
 Dłbiect : Oświetlenie drogowe
 Adres : Konradów, Gmina Lądek Zdrój
 Inwestor : UMIG Lądek Zdrój, Rynek 31

Tytuł : Plan zagospodarowania terenu
 rysunku : Linia kablowa oświetlenia drogowego

Projektował: technik Marian Kubat
 Sprawdził: mgr inż. Waldemar Nowicki

Skala: 1:1000
 Nr: 7
 PYS: 10.03.2010
 06.03.2010
 06.03.2010
 06.03.2010

liczy rysunek nr 6

liczy rysunek nr 8

o 27159