

liczy rysunek nr 9

RS ϕ 80, L = 8 m
Przebieg pod drogą

DVK ϕ 75, L = 11 m

RS ϕ 80, L = 22 m
Przymocowana kotwami
do bocznej konstrukcji
opiekunochodowej

PROJEKTOWANY KABEL ZIEMNY
TYP VAKOS 4x35 mm²
OBWOD NR 1 Z S03

RS ϕ 80, L = 7 m
Przebieg pod drogą

DVK ϕ 75, L = 3 m

PROJEKTOWANY KABEL ZIEMNY
TYP VAKOS 4x35 mm²
OBWOD NR 2 Z S02

DVK ϕ 75, L = 8 m

DVK ϕ 75, L = 3 m


- linia napowietrzna TP SA
- linia kablowa TP SA
- siec wodociagowa wiejska w zarzadzcie Soletwa
- siec kanalizacyjna wiejska w zarzadzcie Soletwa

Mapa sytuacyjno-wysokosciowa
skala 1:1000

woj. dolnoslaskie
powiat: klodzki
gmina: Ladek Zdrój
obreb: Konradów
rodlo mapy: 482.222.204
Nr Dz. 6200/2007
Nr KERC 085.03-008/2007

Mapa niniejsza moze sluzyc
do opracowywania projektów
technicznych uzgodnionych
przez ZUDP

Zakres opracowania oznaczono
przerwaną linią

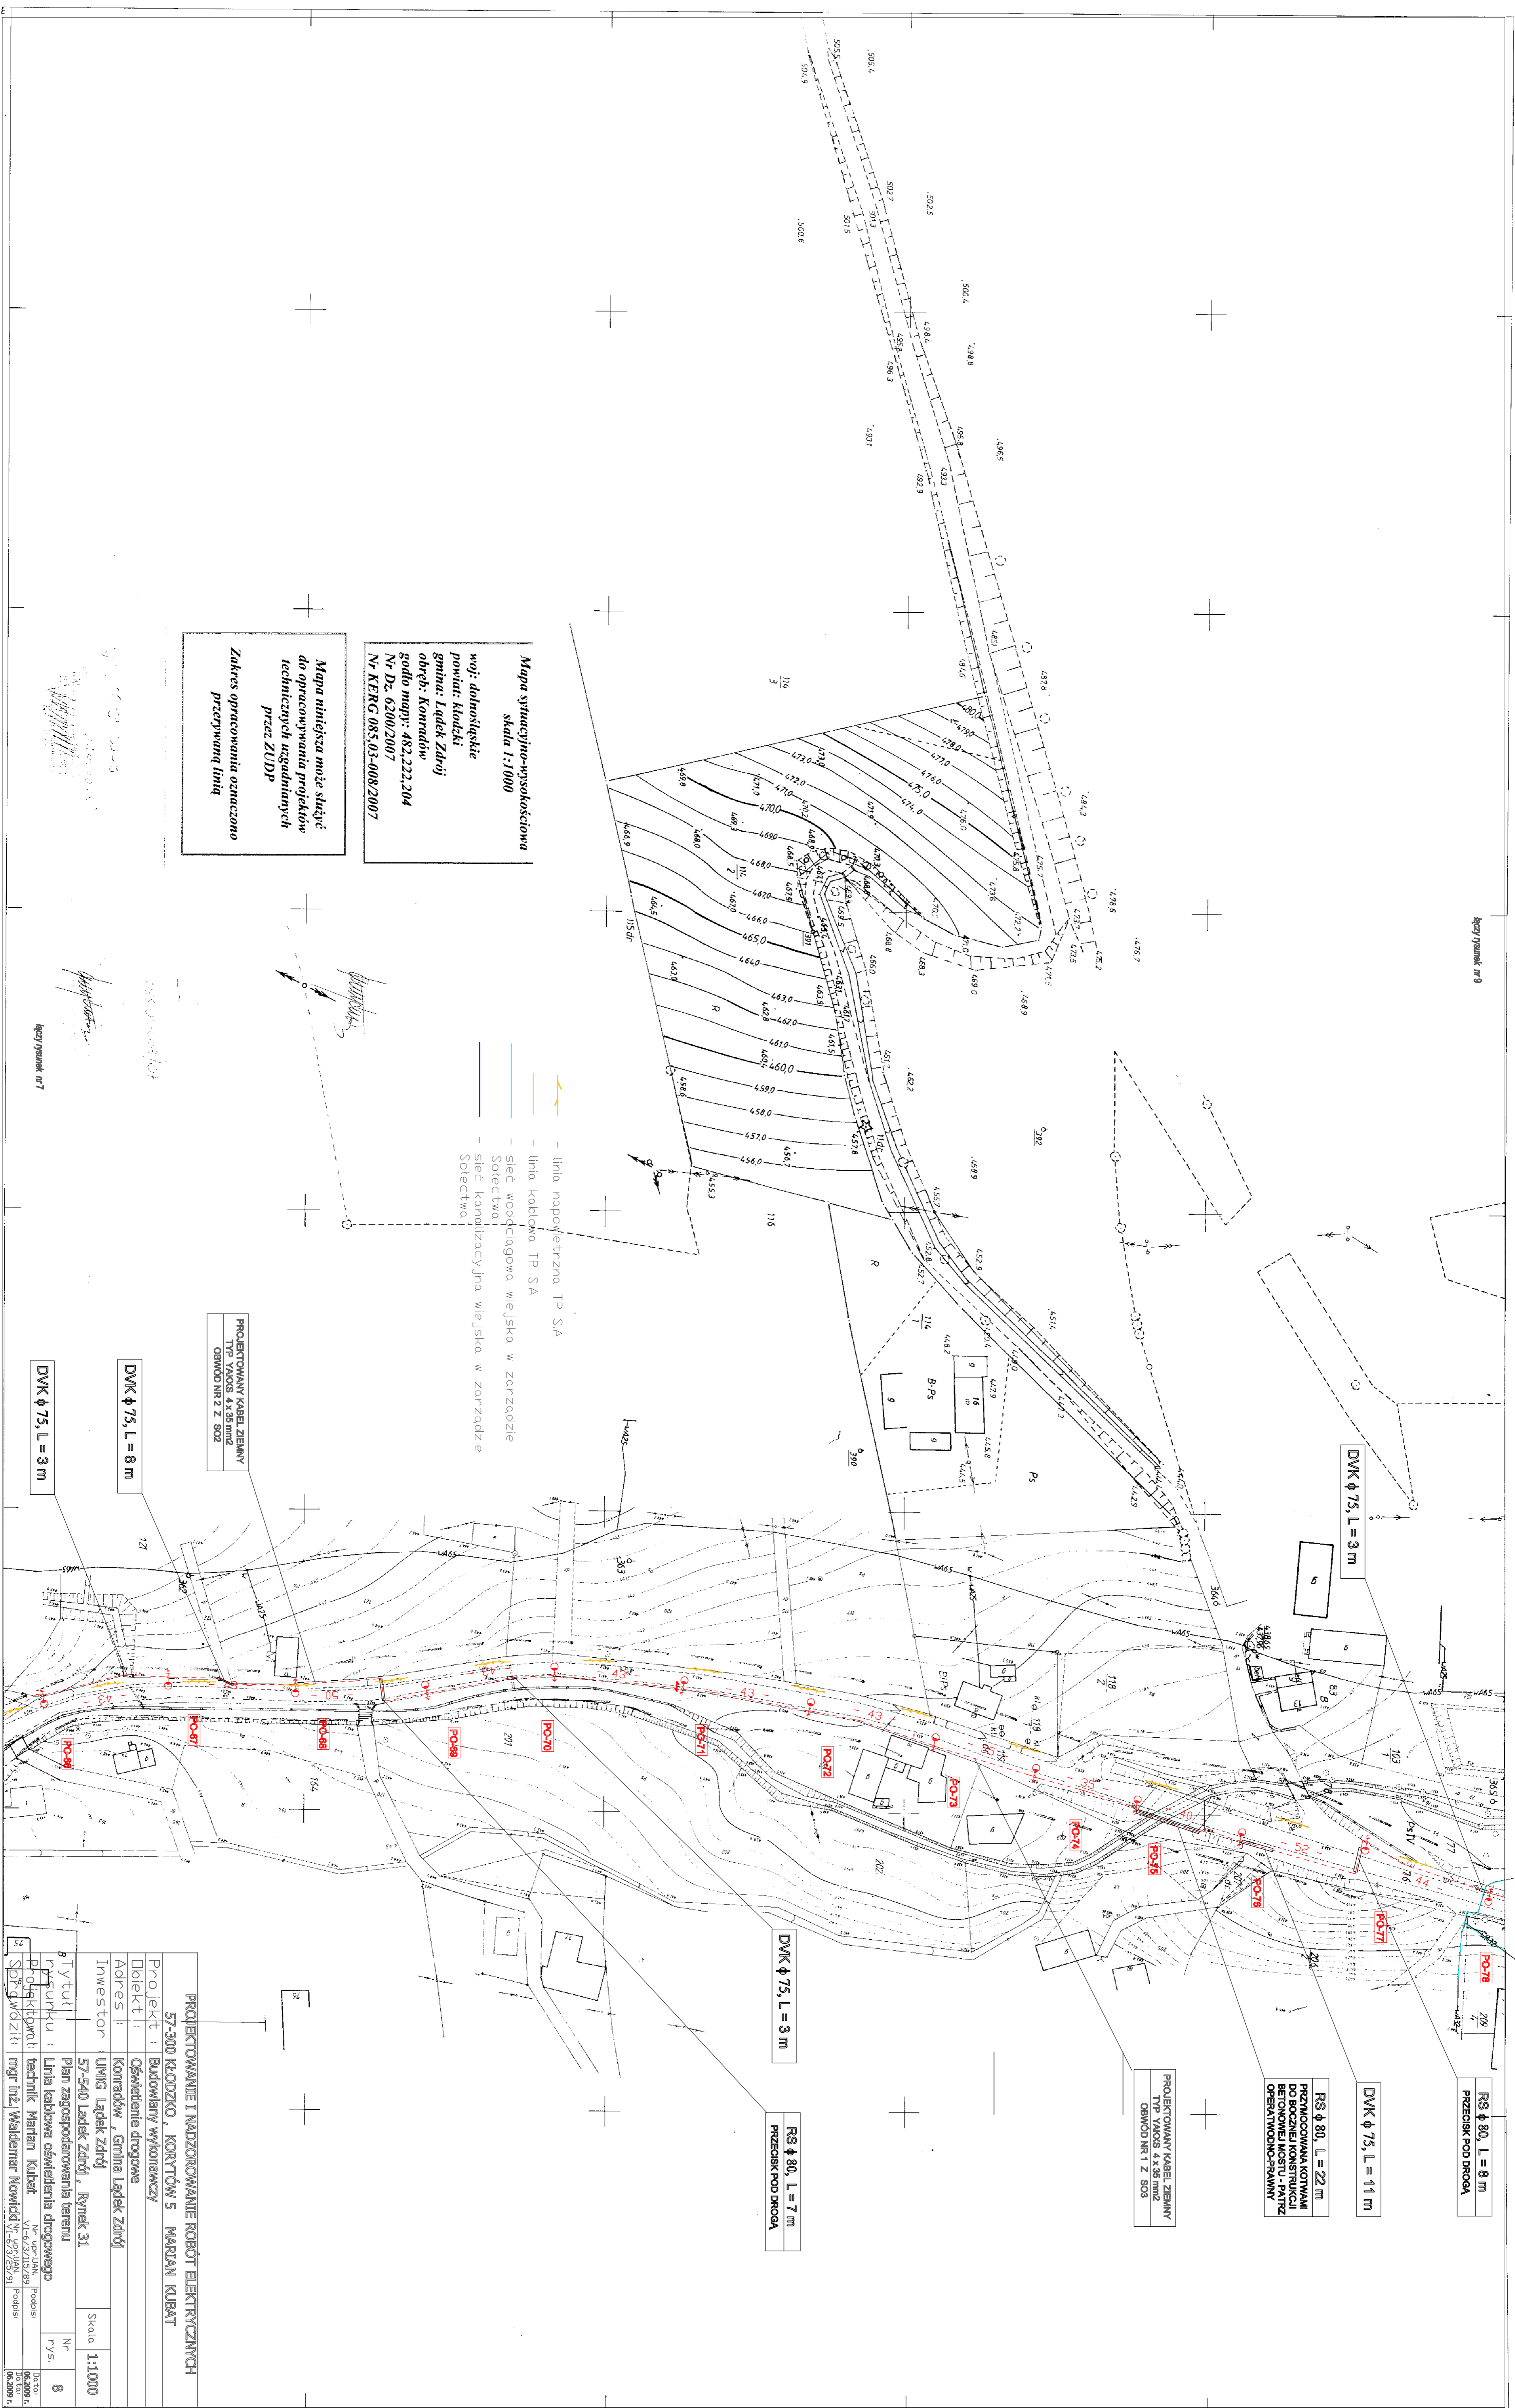

PROJEKTOWANIE I NADZOROWANIE ROBÓT ELEKTRYCZNYCH	
57-300 KLÓDZKO, KORZYTÓW 5 MARIAN KUBAT	
Projektant:	Budowlany Wykonawczy
Objekt:	Oświetlenie drogowe
Adres:	Konradów, Gmina Ladek Zdrój
Inwestor:	UMiG Ladek Zdrój
Tytuł:	Plan zagospodarowania terenu
Przebieg:	Linia kablowa oświetlenia drogowego
Projektant techniczny:	mgr inż. Waldemar Nowicki
Przebieg:	1:1000
Nr rys.:	8
10.2.2009	10.2.2009

liczy rysunek nr 7